

**INSTALACJA  
WENTYLACJI MECHANICZNEJ  
I KLIMATYZACJI  
SKALA 1:100**

Wentylacja mechaniczna nawiewno-wyiewna  
(oddzielny projekt)

RZUT PIWNICY  
skala 1:100

MAGAZYN SUCHY

MAGAZYN WARSZY

I OWOCÓW



OBIERALNIA - praca do 4 godz./dobę  
1. regał  
2. szafa chłodnicza

1. stół ze stwern  
2. obieraczka  
3. umywalka  
4. zlew i komora do mycia jaj  
5. naswietlacz do jaj  
6. blat roboczy, nierdzewny  
7. chłodzarka do jaj

0.4 KOMUNIKACJA  
1. szafa chłodnicza

1.12 KUCHNIA  
1. regał ockekowy  
2. regał ockekowy  
3. kociot werzelný  
4. patelnia uchylna  
5. taboret  
6. kuchnia 4 pol. - 2szt  
7. piec konw.-parowy  
8. okap  
9. blat roboczy  
10. szafka wisząca  
11. zlew 2 komorowy  
12. stół chłodniczy  
13. zlew 1 komorowy  
14. szafa chłodnicza  
15. wózek  
16. umywalka

1.09 MAGAZYN CZYSTY GN  
I TERMOPORTÓW  
1. regał

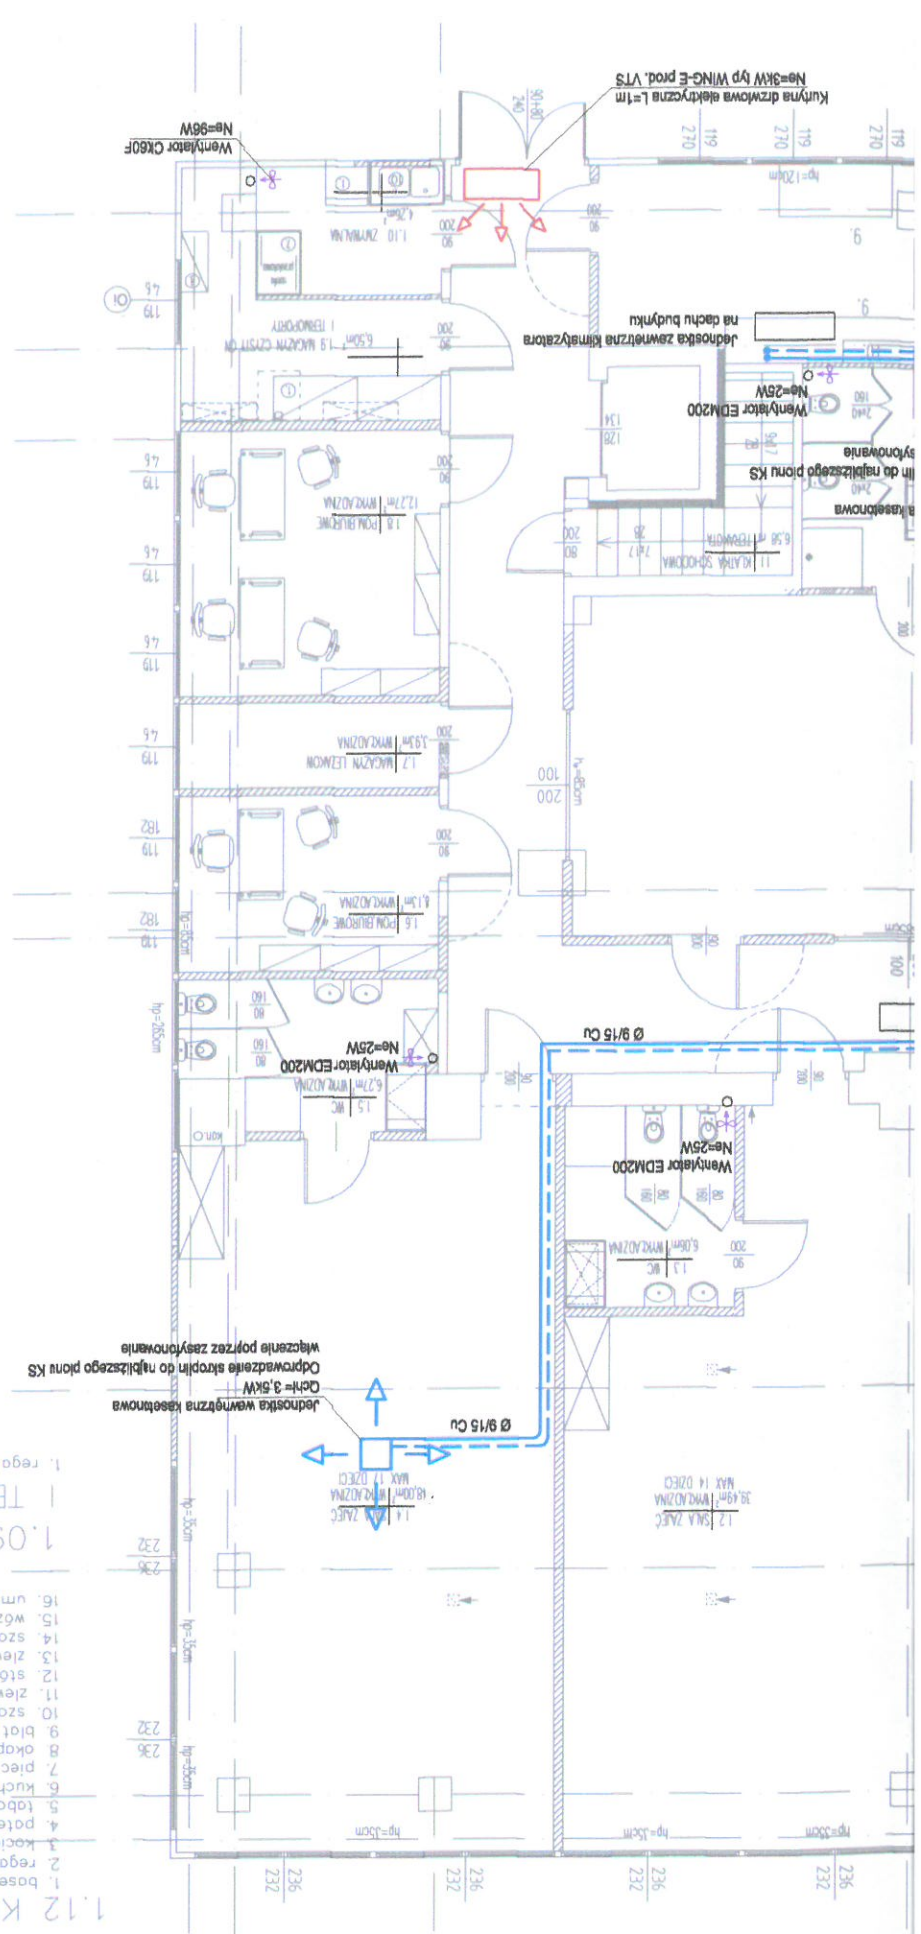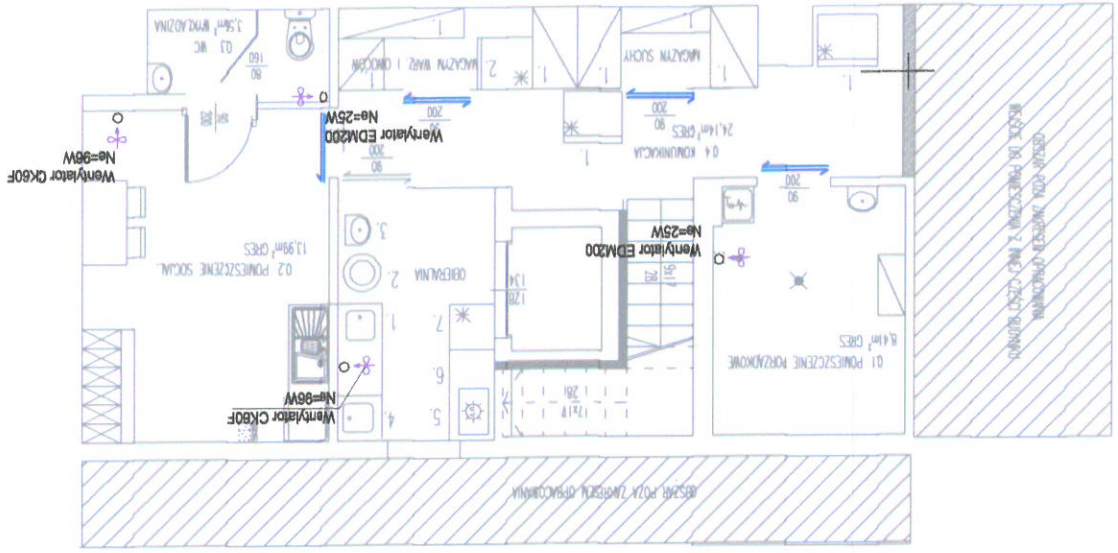

PRZEDMIOT RYSUNKU INSTALACJA WENTYLACJI MECHANICZNEJ			OBJEKT Budynek zióbka		
Projektowanie instalacji Sanitarnych, Olsztyn ul. E. Piłater 7/14 tel. 89-535-23-25			ADRES ul. Murzynowskiego 20, dz. nr 156 obręb 105		
NR ZLECENIA	SPRAWDZIT	mgr inż. Szymon Antoniewicz	PROJEKTOWAŁ	inż. Roman Przyłuka	201/94/0L §13.1.4ob.
DATA	OPRACOWAŁ	mgr Piotr Taboła	SKALA	1:100	
08.2019					
BRANŻA	WAM/01/51				
01	PODPIŚ	<i>[Signature]</i>			
NR RYS.	UPPAM				
S					